

Légende chauffage ventilation :

Thermocast	EAux usages
Chaudière murale maëtro Saunier Duval Therm F25 A	EAux usages
Sèche-serviettes électrique	Réservoir EV
Sèche-serviettes soufflant électrique	Trou PER ET ET ECS
Radiateur Finlandia T 7 radiateur thermostatique	Trou ER et ECS en appent
Radiateur Finlandia T 7 radiateur simple réglage	Trou ER et ECS en appent
DRE PER chauffage Ø 13,16	Réservoir gaz plomberie
DRE cuivre chauffage radiateur	
DRE cuivre chauffage radiateur	
Réservoir gaz plomberie	

Nota :

- Tubes sous fourreau dans les cloisons pour le raccordement des appareils sanitaires
- Raccordement des radiateurs avec kit de finition
- Fourniture et pose des VHV/B local poussées à la charge de serrurier
- PVC évacuation blanc en appent

Nota trappe EU/EV/EP :
 Trappe de visite à 20 cm du sol
 Hauteur de la trappe : 60 cm
 Largeur : selon celle des gaines techniques

Nota trappe conduit 3CE :
 Trappe de visite à 160 cm du sol
 Hauteur de la trappe : 60 cm
 Largeur : en fonction de celle de la gaine technique

MATRIÈRE D'OUVRIÈRE SMC Guille T. 03 20 30 22 12
 BP 60159 - 59203 Valenciennes Cedex

ARCHITECTE MANQUATRE O. GEA architectes T. 01 42 40 02 25
 75002 Paris M. com@manquatre.fr

BETHÉRIENNE POLY-CAPTE ENVIRONNEMENT T. 03 20 91 85 30
 M. com@polycapte.fr 59600 Valenciennes-Falou

BUREAU DE CONTRÔLE QUALICOINSULT T. 03 20 64 44 60
 13 Rue Pierre et Marie Guille M. info@qualicoinsult.com
 59200 LESBINS T. 03 21 56 26 30
 1700 route Nationale M. info@qualicoinsult.com
 62113 SMAILLY-LABOURESE

Entreprise C.V.P.B T. 03 21 56 26 30
 M. info@cvpb.com


PHASE DCE
 DOCUMENTS PLAN LOCALISATION TRAPPES VISITE RDC
 DATE 04/02/2022 ÉCHELLE 1:50
 NOMBRE DE FEUILLES 1:50

Largeur : en fonction de celle de la gaine technique

CC

DD

EE

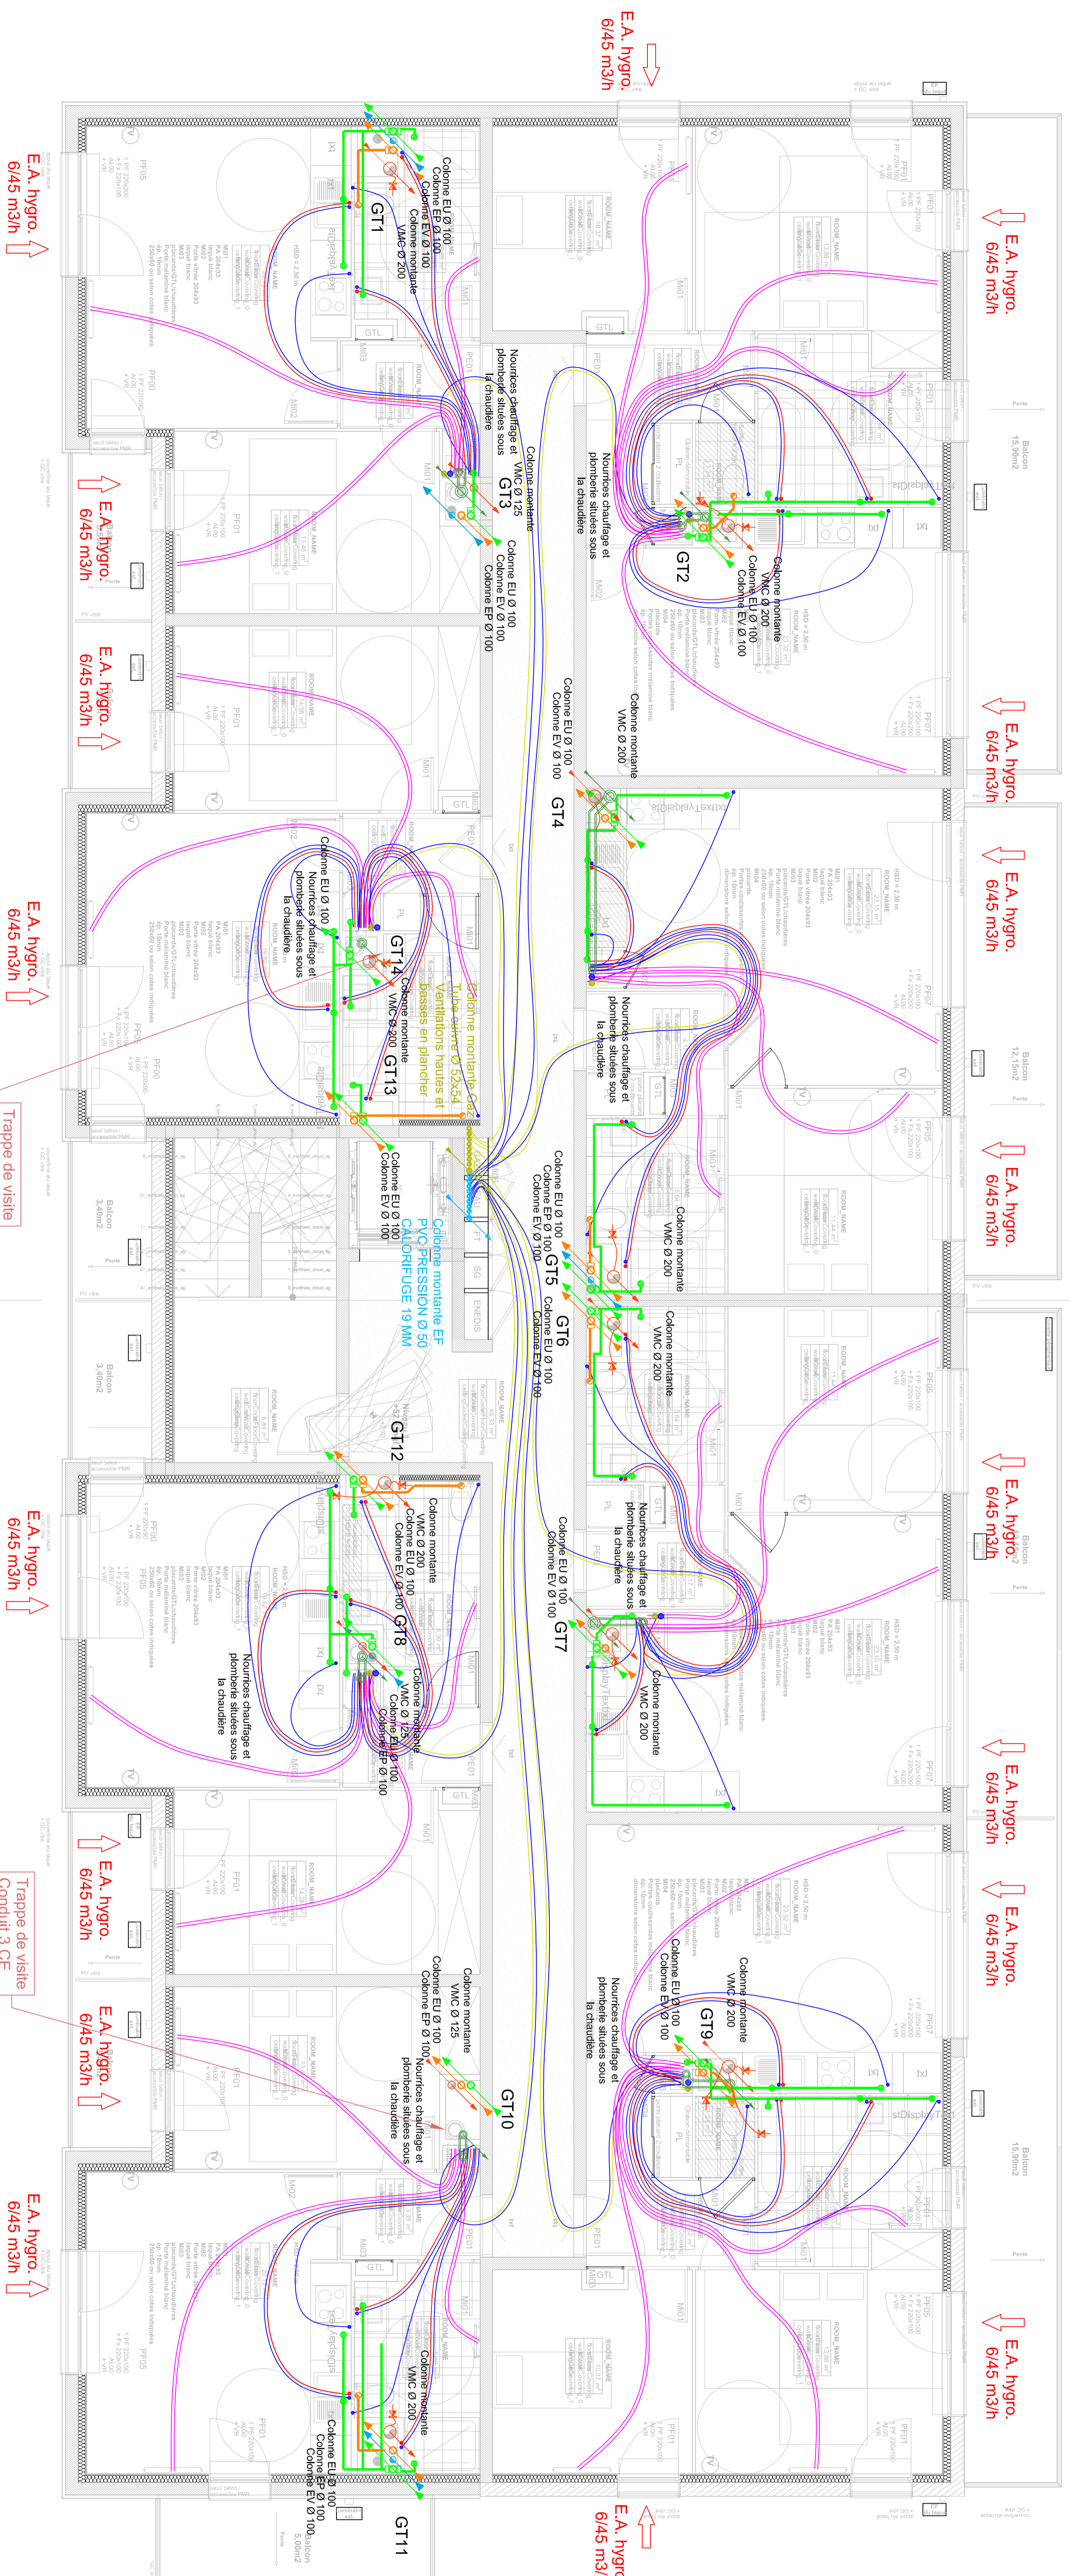

0x36 LOTS 4&5A,LESDUNOINDENKENEYI BODICS SZERVIZIÓI HIRIGI 3.A/F

Légende chauffage ventilation :

HT	Thermosol
	Chaudière murale mûle Saunier Duval Therm F23 A
	Sûch-servente soufflant Frenkital
	Radiateur convecteur
	Radiateur Frenkital T + robinet simple réglable
	DNR PER chauffage Ø 13x16
	DNR PER chauffage adhésif
	Réservoir gaz adhésif
	Réservoir gaz adhésif

Légende plomberie :	
	Eaux usées
	Eaux grises
	Régulateur EV
	Régulateur EU
	Tubes PEH et ECS
	Tubes EV et ECS en plomb
	Tubes EV et ECS en appent
	Tubes de plomberie

- Nota :**
- Tubes sous fourreau dans les cloisons pour le raccordement des appareils sanitaires
 - Raccordement des radiateurs avec kit de finition
 - Fourniture et pose des VHV/B local poubelles à la charge du serrurier
 - PVC évacuation blanc en appent

Nota trappe EU/EV/EP :
Trappe de visite à 20 cm du sol
Hauteur de la trappe : 60 cm
Largeur : selon celle des gaines techniques

Nota trappe conduit 3CE :
Trappe de visite à 160 cm du sol
Hauteur de la trappe : 60 cm
Largeur : en fonction de celle de la gaine technique

MATHISE D'OUVRAGE	
SNC Ouvre	T. 03 20 30 22 12
75002 Paris	M.
01 GCA architectes	T. 01 42 40 02 25
95 rue Montreuil	M. comou@gca.fr
75002 Paris	T. 03 20 31 85 30
POLY-CAPTE ENVIRONNEMENT	M. comou@polycapte.fr
58000 Valenciennes-France	T. 03 20 64 43 60
13 Rue Pierre et Marie Curie	M. antoine.meliorini@polycapte.fr
59200 LESBINS	T. 03 21 56 26 30
1700 route Nationale	M. antoine@polycapte.fr
62113 SALLY-LABOURSE	

BETHEMIER	
POLY-CAPTE ENVIRONNEMENT	T. 03 20 31 85 30
58000 Valenciennes-France	M. comou@polycapte.fr
13 Rue Pierre et Marie Curie	T. 03 20 64 43 60
59200 LESBINS	M. antoine.meliorini@polycapte.fr
1700 route Nationale	T. 03 21 56 26 30
62113 SALLY-LABOURSE	M. antoine@polycapte.fr

BUREAU DE CONTRÔLE	
QUALICOISULT	T. 03 20 64 43 60
13 Rue Pierre et Marie Curie	M. antoine.meliorini@polycapte.fr
59200 LESBINS	T. 03 21 56 26 30
1700 route Nationale	M. antoine@polycapte.fr
62113 SALLY-LABOURSE	

Entreprise C4PB	
T. 03 21 56 26 30	
M. antoine@polycapte.fr	

PHASE DCE	
DOCUMENTS	PHASE DCE
PLAN LOCALISATION TRAPPES VISITE R+1	
EGRETTE	
NUMERO	DCE2
DATE	04/02/2022
1:50	
INDICE MODIFICATION	